
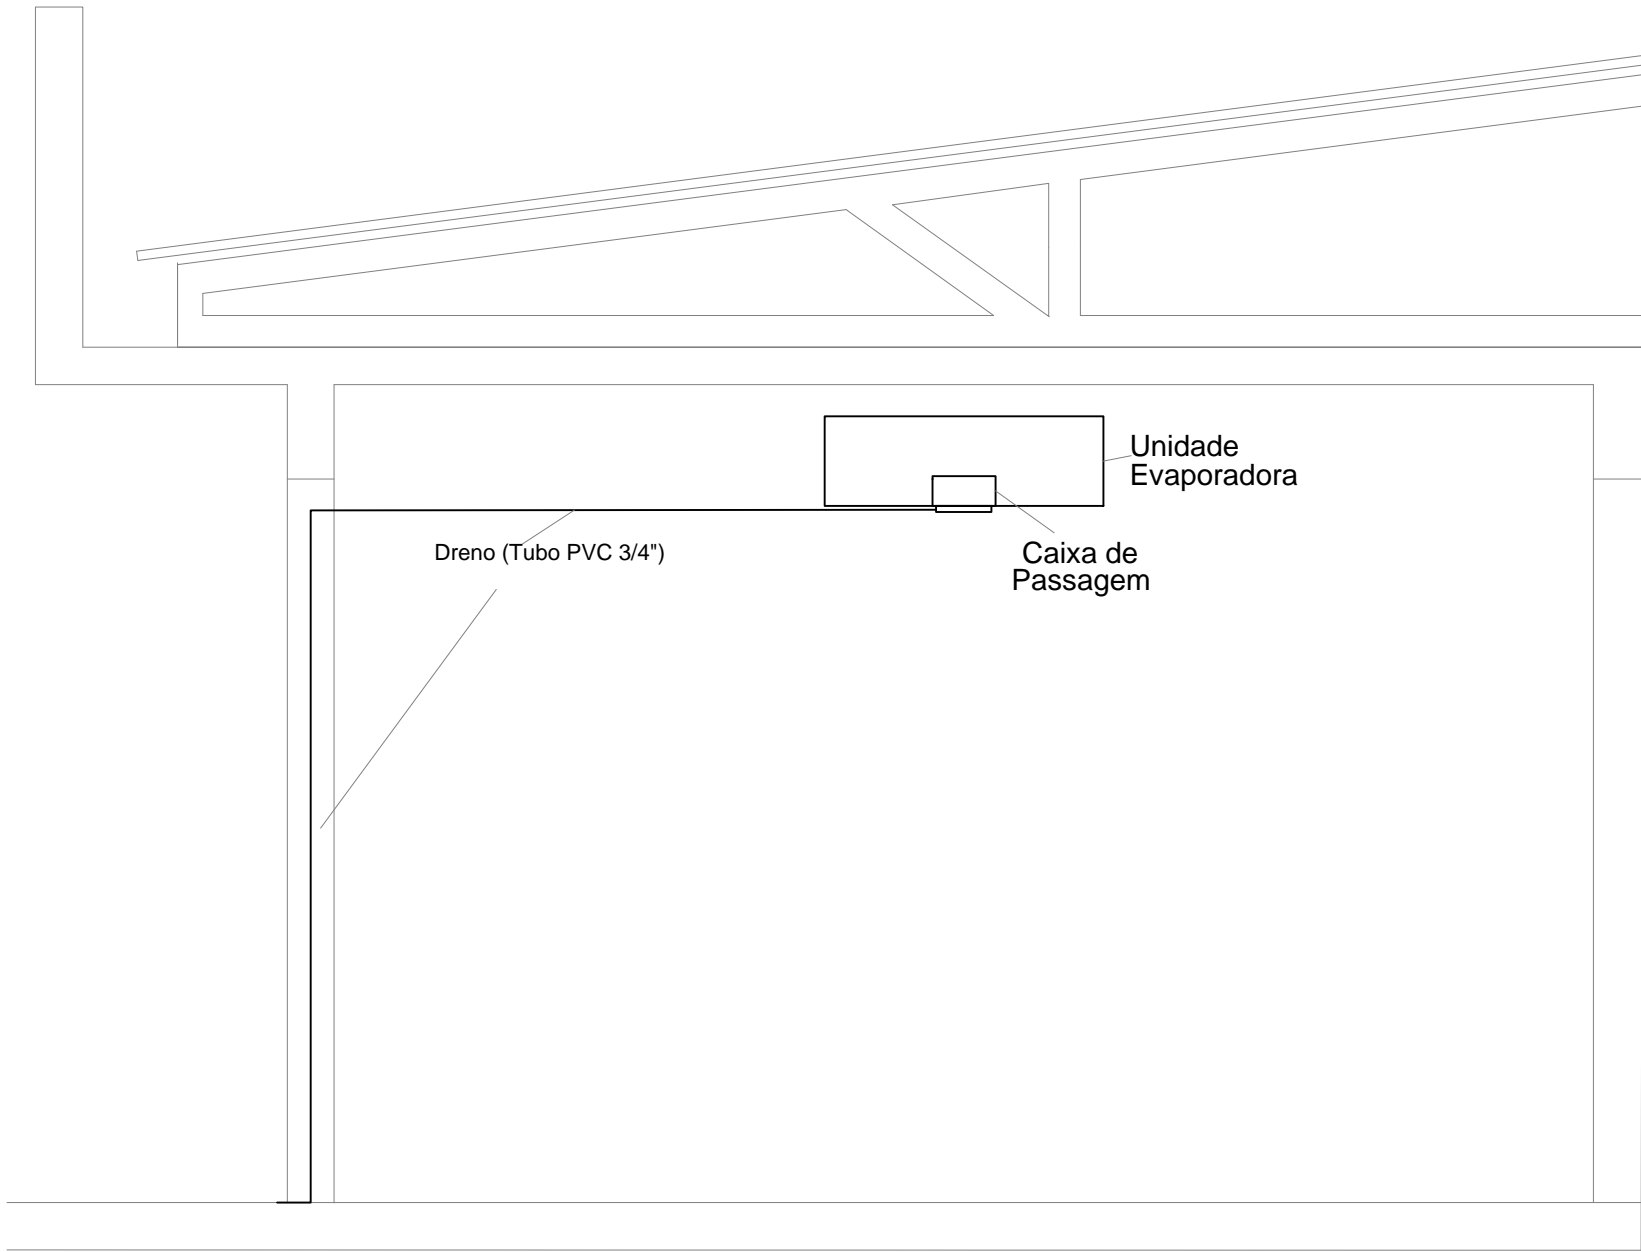


PLANTA BAIXA
ESCALA: 1/75


 


VISTA INTERNA
ESCALA: 1/75

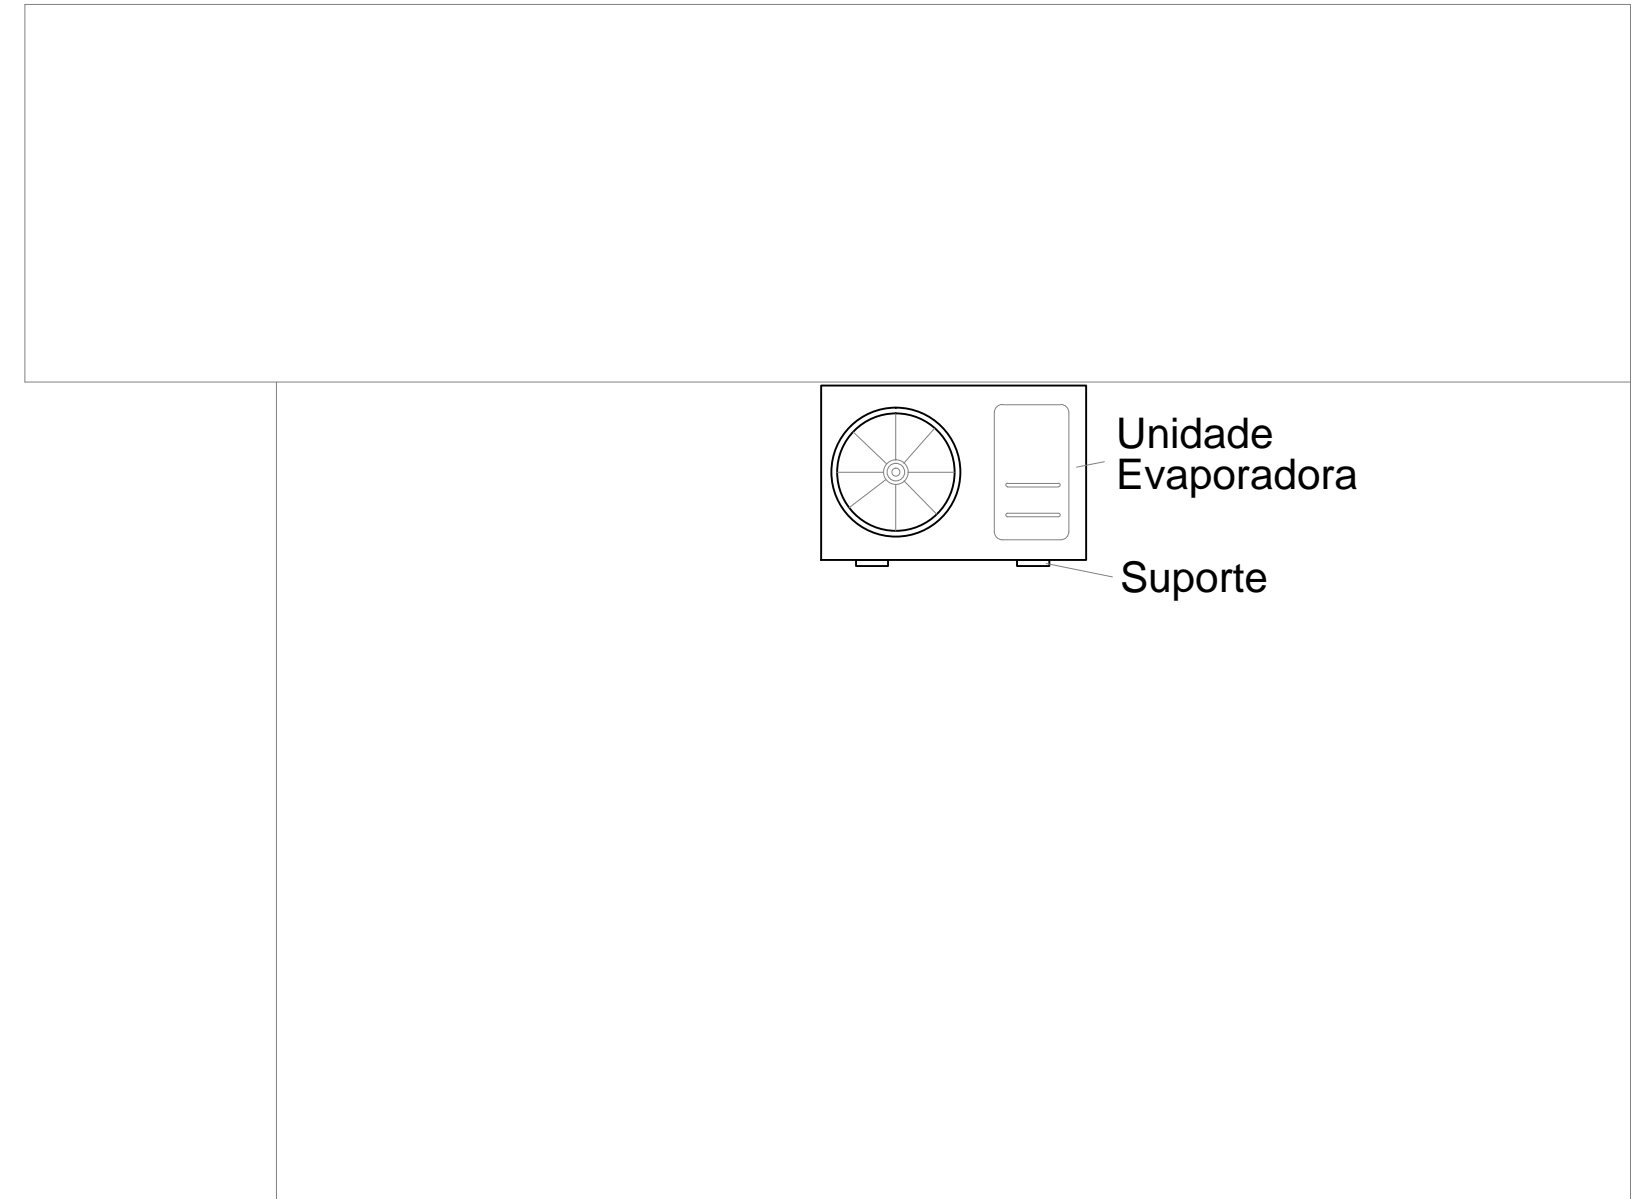

VISTA EXTERNA
ESCALA: 1/75

Núcleo de Projetos

Projeto:		DATA:
CONSTRUÇÃO DO CRAS EM RIO VÁRZEA		SETEMBRO/2024
Endereço:	DISTRITO:	PRANCHA:
RUA ADELINA LEAL, S/N.º (ATRÁS DO HOSPITAL SÃO JUDAS) - RIO VÁRZEA - ITABORAÍ / RJ.	1º	10
Assunto:	ESCALA:	
AR CONDICIONADO	1/75	
Órgão Solicitante:		
SECRETARIA MUNICIPAL DE OBRAS		
Secretário Municipal de Obras: Uilton Afonso Viana Filho Matrícula: 57156	Assinatura: 	
Gerente de Núcleo: Alyne Saldanha Antunes Felizardo Engenheiro Civil - Matrícula 26230	Assinatura: 	
Autora do Projeto de Elétrica: Cristiane Pereira dos Santos Engenheiro (a) Elétrica - CREA - RJ 2022103688 / Matrícula PMI - 50371	Assinatura: 	

AR CONDICIONADO